


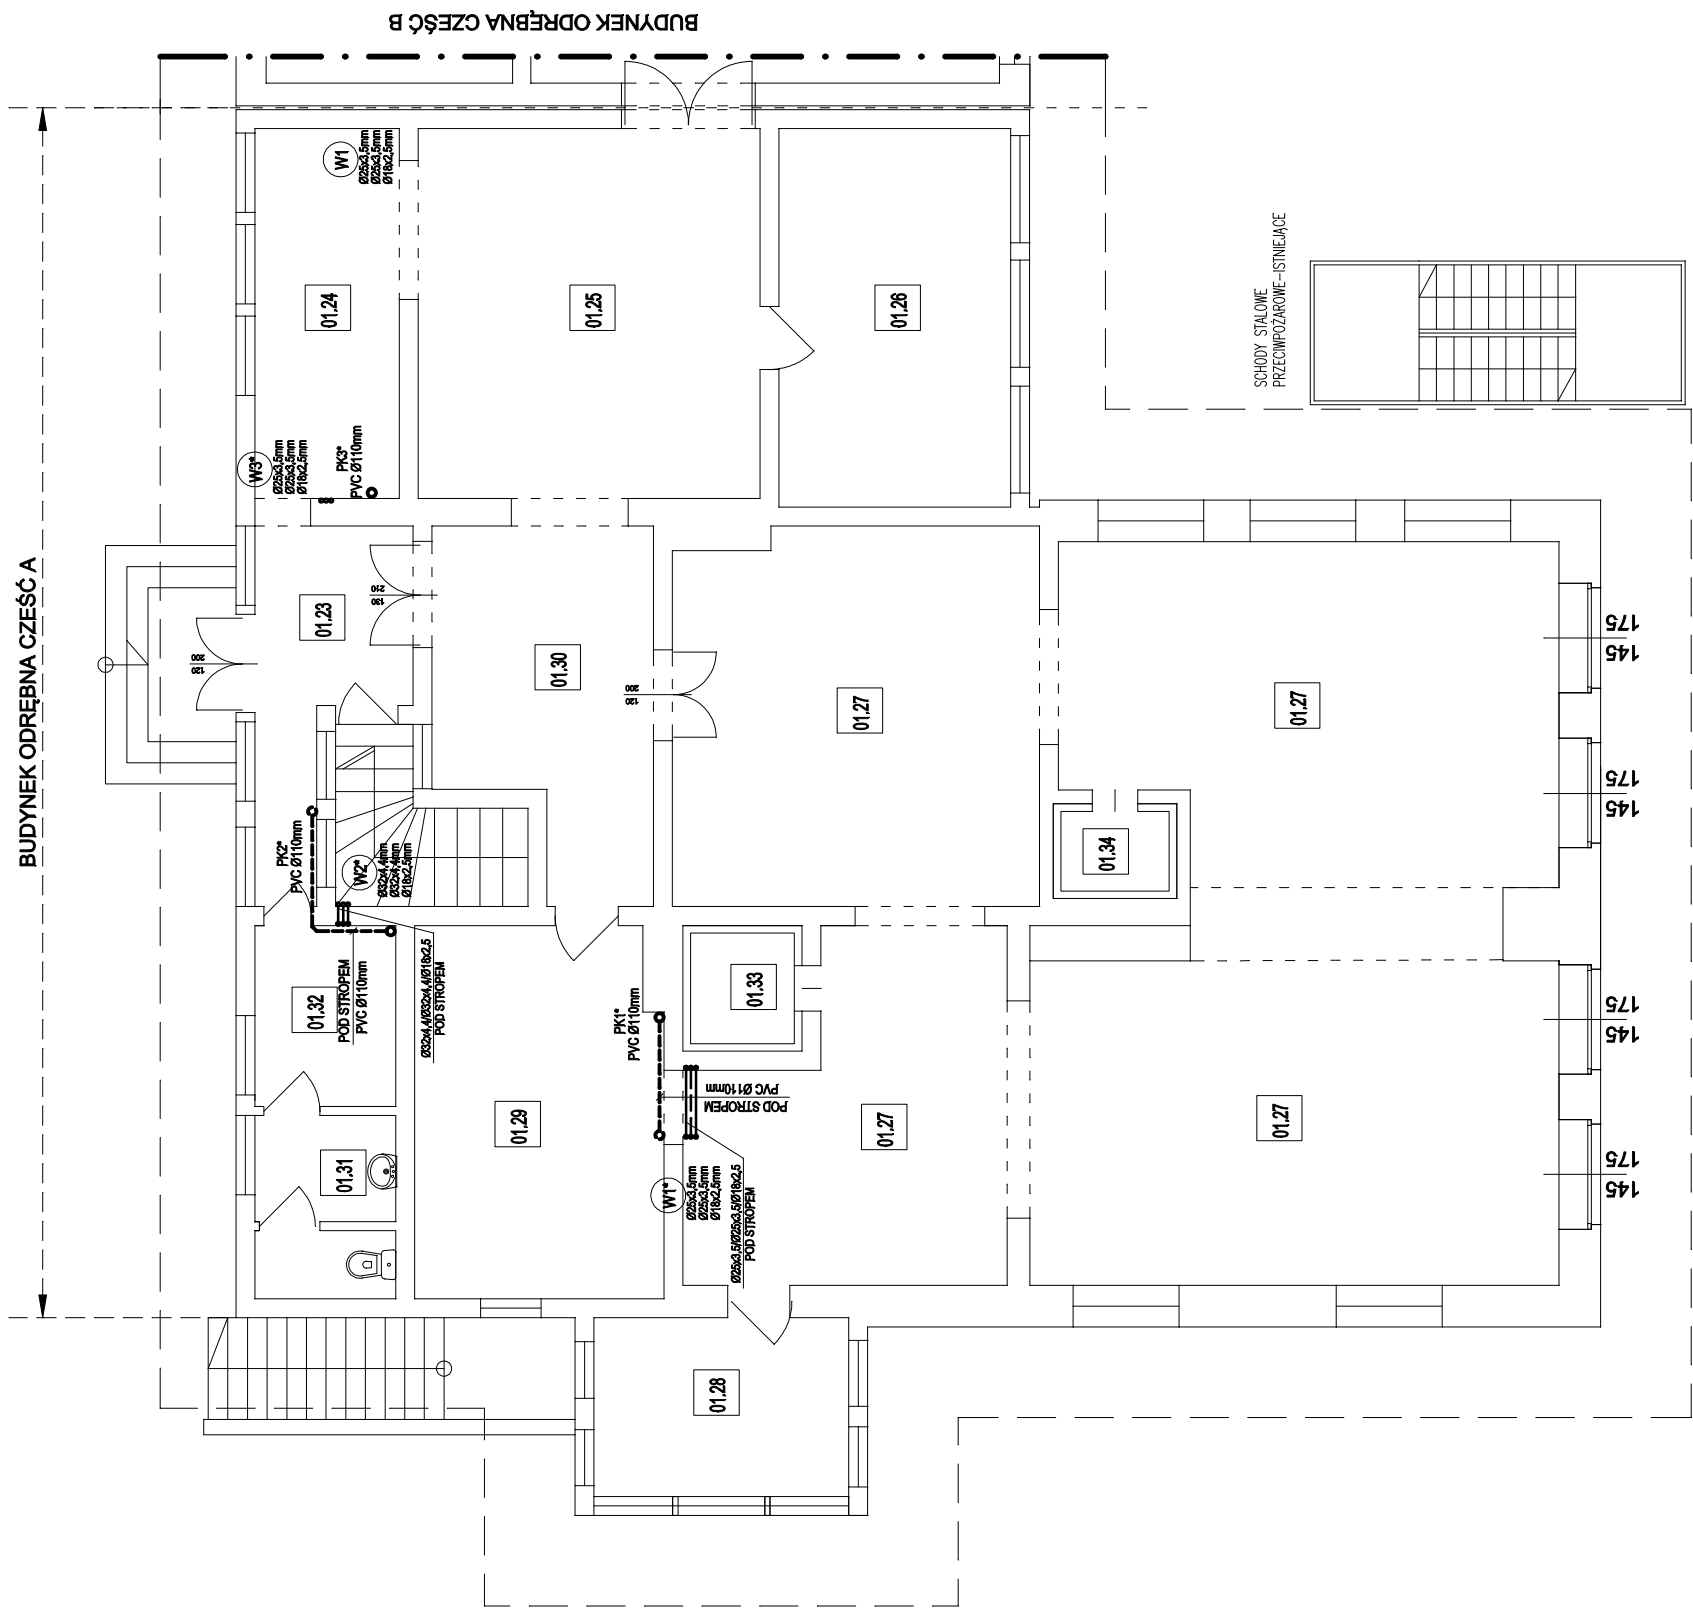

OZNACZENIA I SYMBOLE

- | | | |
|--|----|------|
| WODA ZIMNA | WT | PK 1 |
| WODA CIEPŁA (C.W.U.) | | |
| CYRKULACJA C.W.U. | | |
| KANALIZACJA SANITARNA | | |
| KANALIZACJA SANITARNA
(POD STROPEM) | | |
| PION WODOCIĄGOWY | | |
| PION KANALIZACJI SANITARNEJ | | |

LEGENDA

- | | |
|---|-----------------------|
| --- | Zakres opracowania |
|  | Ściany istniejące |
|  | Ściany do wyburzenia |
|  | Ściany projektowane |
|  | Ściany do zamurowania |
| WB | Wentylator bezpieczny |

PROJEKT BUDOWLANY		PROJEKTANT:		mgr inż. Bromisław Ciołek ul. Zamowskiego 38B 34-500 Zakopane upr. bud. nr 95/65 i 163/70 par. 8 ust. 1 pkt 12, specjalność instal. sanitarnie	
INWESTOR: Szkoły Ośrodek Wypoczynkowy "Orle Gniazdo" ul. Nad Zalew 7, 34 - 443 Sromowce Wyżne		OBIEKT: ROBOTY BUDOWLANE POŁGAJĄCE NA MODERNIZACJI PRZEBUDOWIE BUDYNKU "ORLE GNIAZDO" - ODRĘBNA CZ. A - KONDYGNACJA PIĘTRO 34 - 443 Sromowce Wyżne, ul. Nad Zalew 7 (dz. nr ewid. 670/1 obr. 0007)		SPRAWDZAJĄCY: mgr inż. Andrzej Majewski ul. Piśmuckiego 24 34-425 Bielski Dunajec upr. bud. nr GT. III-63-47/76, specjalność instal. sanitarnie	
		BRANŻA: Modernizacja wewnętrznych instalacji wodociągowo - kanalizacyjnych, ciepłej wody użytkowej, centralnego ogrzewania.			
INSTRUKCJA: Instalacje wod-kan, Rzut poddasza, Część A		SKALA: 1:100		DATA: 05.2015	
NR. RYS: 02				mgr inż. Jakub Rudolf ul. Orkana 3A/3 34-500 Zakopane	

JWAGA
W TRAKCIE REALIZACJI OBJEKTU, PROJEKT INSTALACJI SANITARNYCH I GRZEWCZYCH
NALEŻY KONFRONTOWAĆ Z POZOSTAŁYMI OPRACOWANAMI BRANŻOWYMI
T.J. DOKUMENTACJĄ ARCHITEKTONICZNĄ, KONSTRUKCYJNĄ, INSTALACJI ELEKTRYCZNYCH I INNE
NIEZBĘDNY JEST KOMPLESNY NADZOR AUTORSKI
PRZED REALIZACJĄ JAWY OPRACOWAĆ KOMPLESNY PROJEKT WYKONAWCZY