


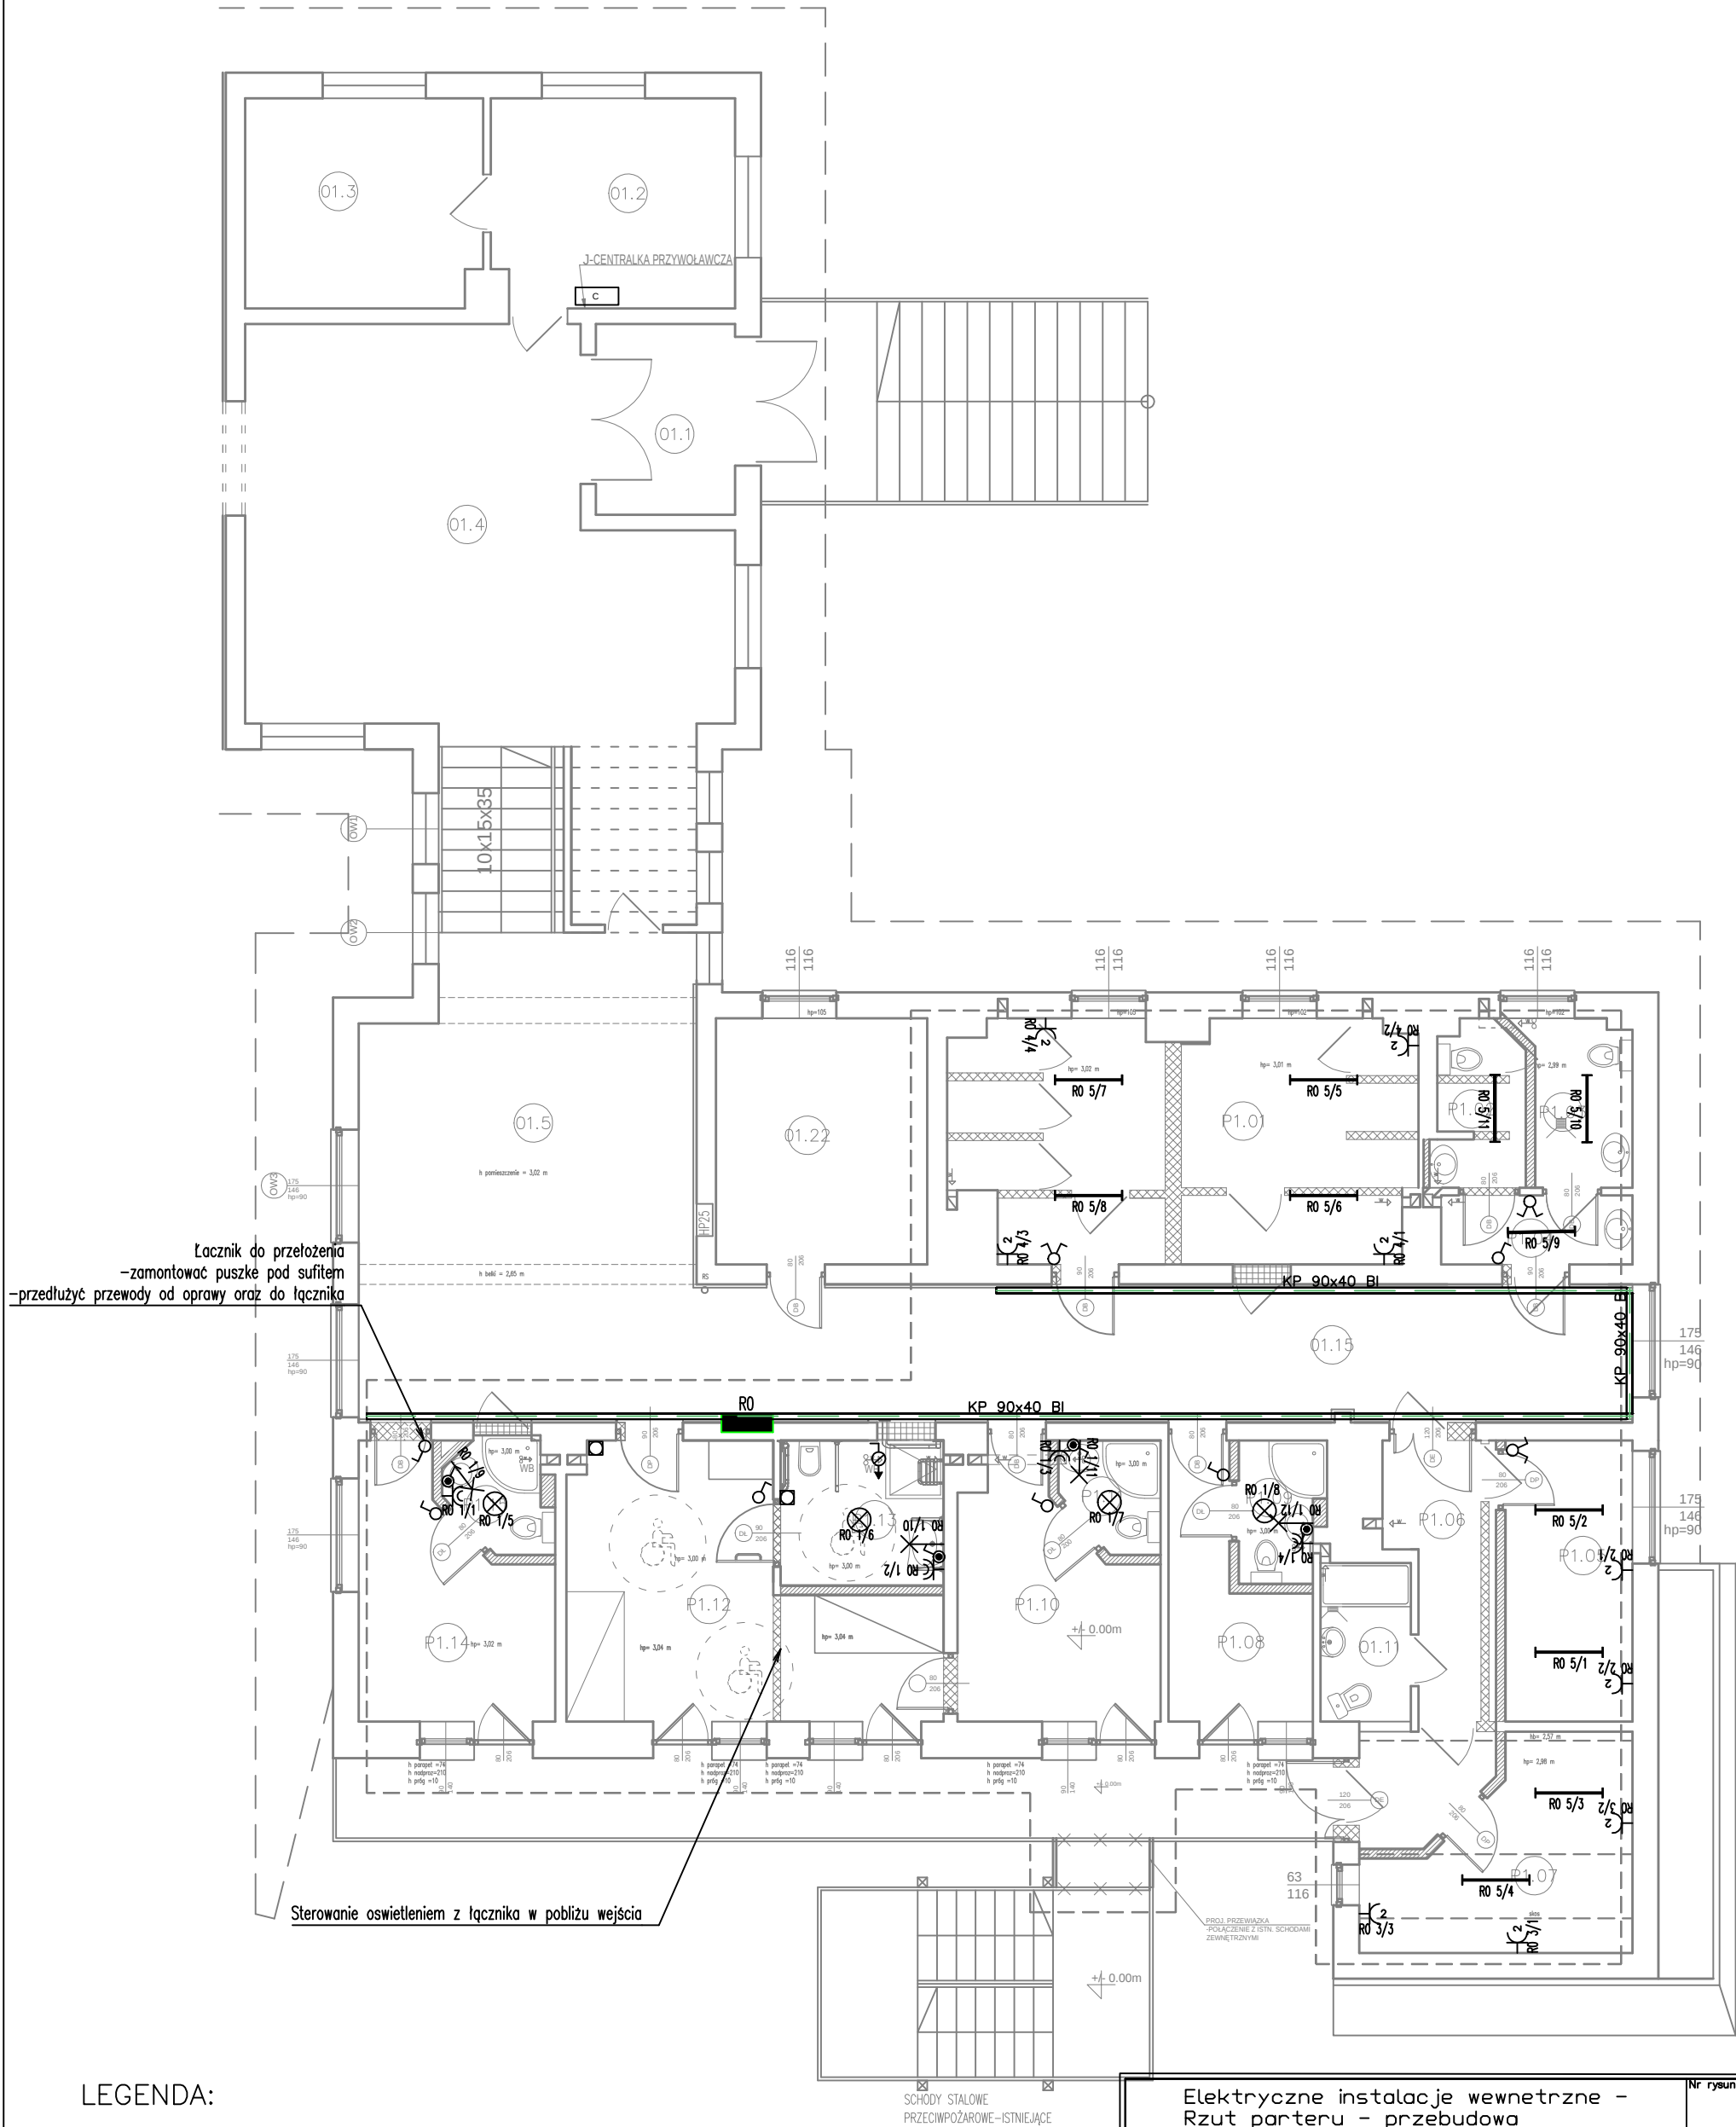

LEGENDA:

- | | | | |
|---|-------------------------------------|---|------------------------|
| ⊗ | OPRAWA 2x36W IP44 | ⊞ | CENTRAŁKA PRZYWOŁAWCZA |
| ⊗ | PLAFONIERA 36W IP44 | ⊞ | PRZYCIŚK PRZYWOŁAWCZY |
| — | OPRAWA ŚWIETŁÓWKOWA 2x58W IP65 | ⊞ | PRZYCIŚK POCIĄGOWY |
| ⌞ | WYŁĄCZNIK OŚWIETLENIA PODWÓJNY | | |
| ⌞ | WYŁĄCZNIK OŚWIETLENIA POJEDYŃCZY | | |
| ⌞ | WYŁĄCZNIK POJEDYŃCZY IP44 | | |
| ⌞ | WYŁĄCZNIK OŚWIETLENIA PODWÓJNY IP44 | | |
| ⌞ | GNAZDO WTYKOWE PODWÓJNE | | |
| ⌞ | GNAZDO WTYKOWE IP44 | | |

Elektryczne instalacje wewnętrzne - Rzut parteru - przebudowa			Nr rysunku: 3.1
Roboty budowlane polegające na modernizacji/ przebudowie budynku "Orle gniazdo" - odrębna część B - kondygnacja parter, piętro			
Sromowce Wyżne, dz. nr 670/1 obr. 0007			
Stadium: Projekt budowlany	Data: IV 2015	Skala: 1:100	Branża: Elektryczna
Szkolny Ośrodek Wypoczynkowy "Orle Gniazdo" 34-443 Sromowce Wyżne, ul. Nad Zalewem 7			
mgr inż. Przemysław Stachoń Upr. MAP/0058/POOE/11 mgr inż. Wacław Matkowiak Upr. GPA-7342-83/98			Podpisa: