


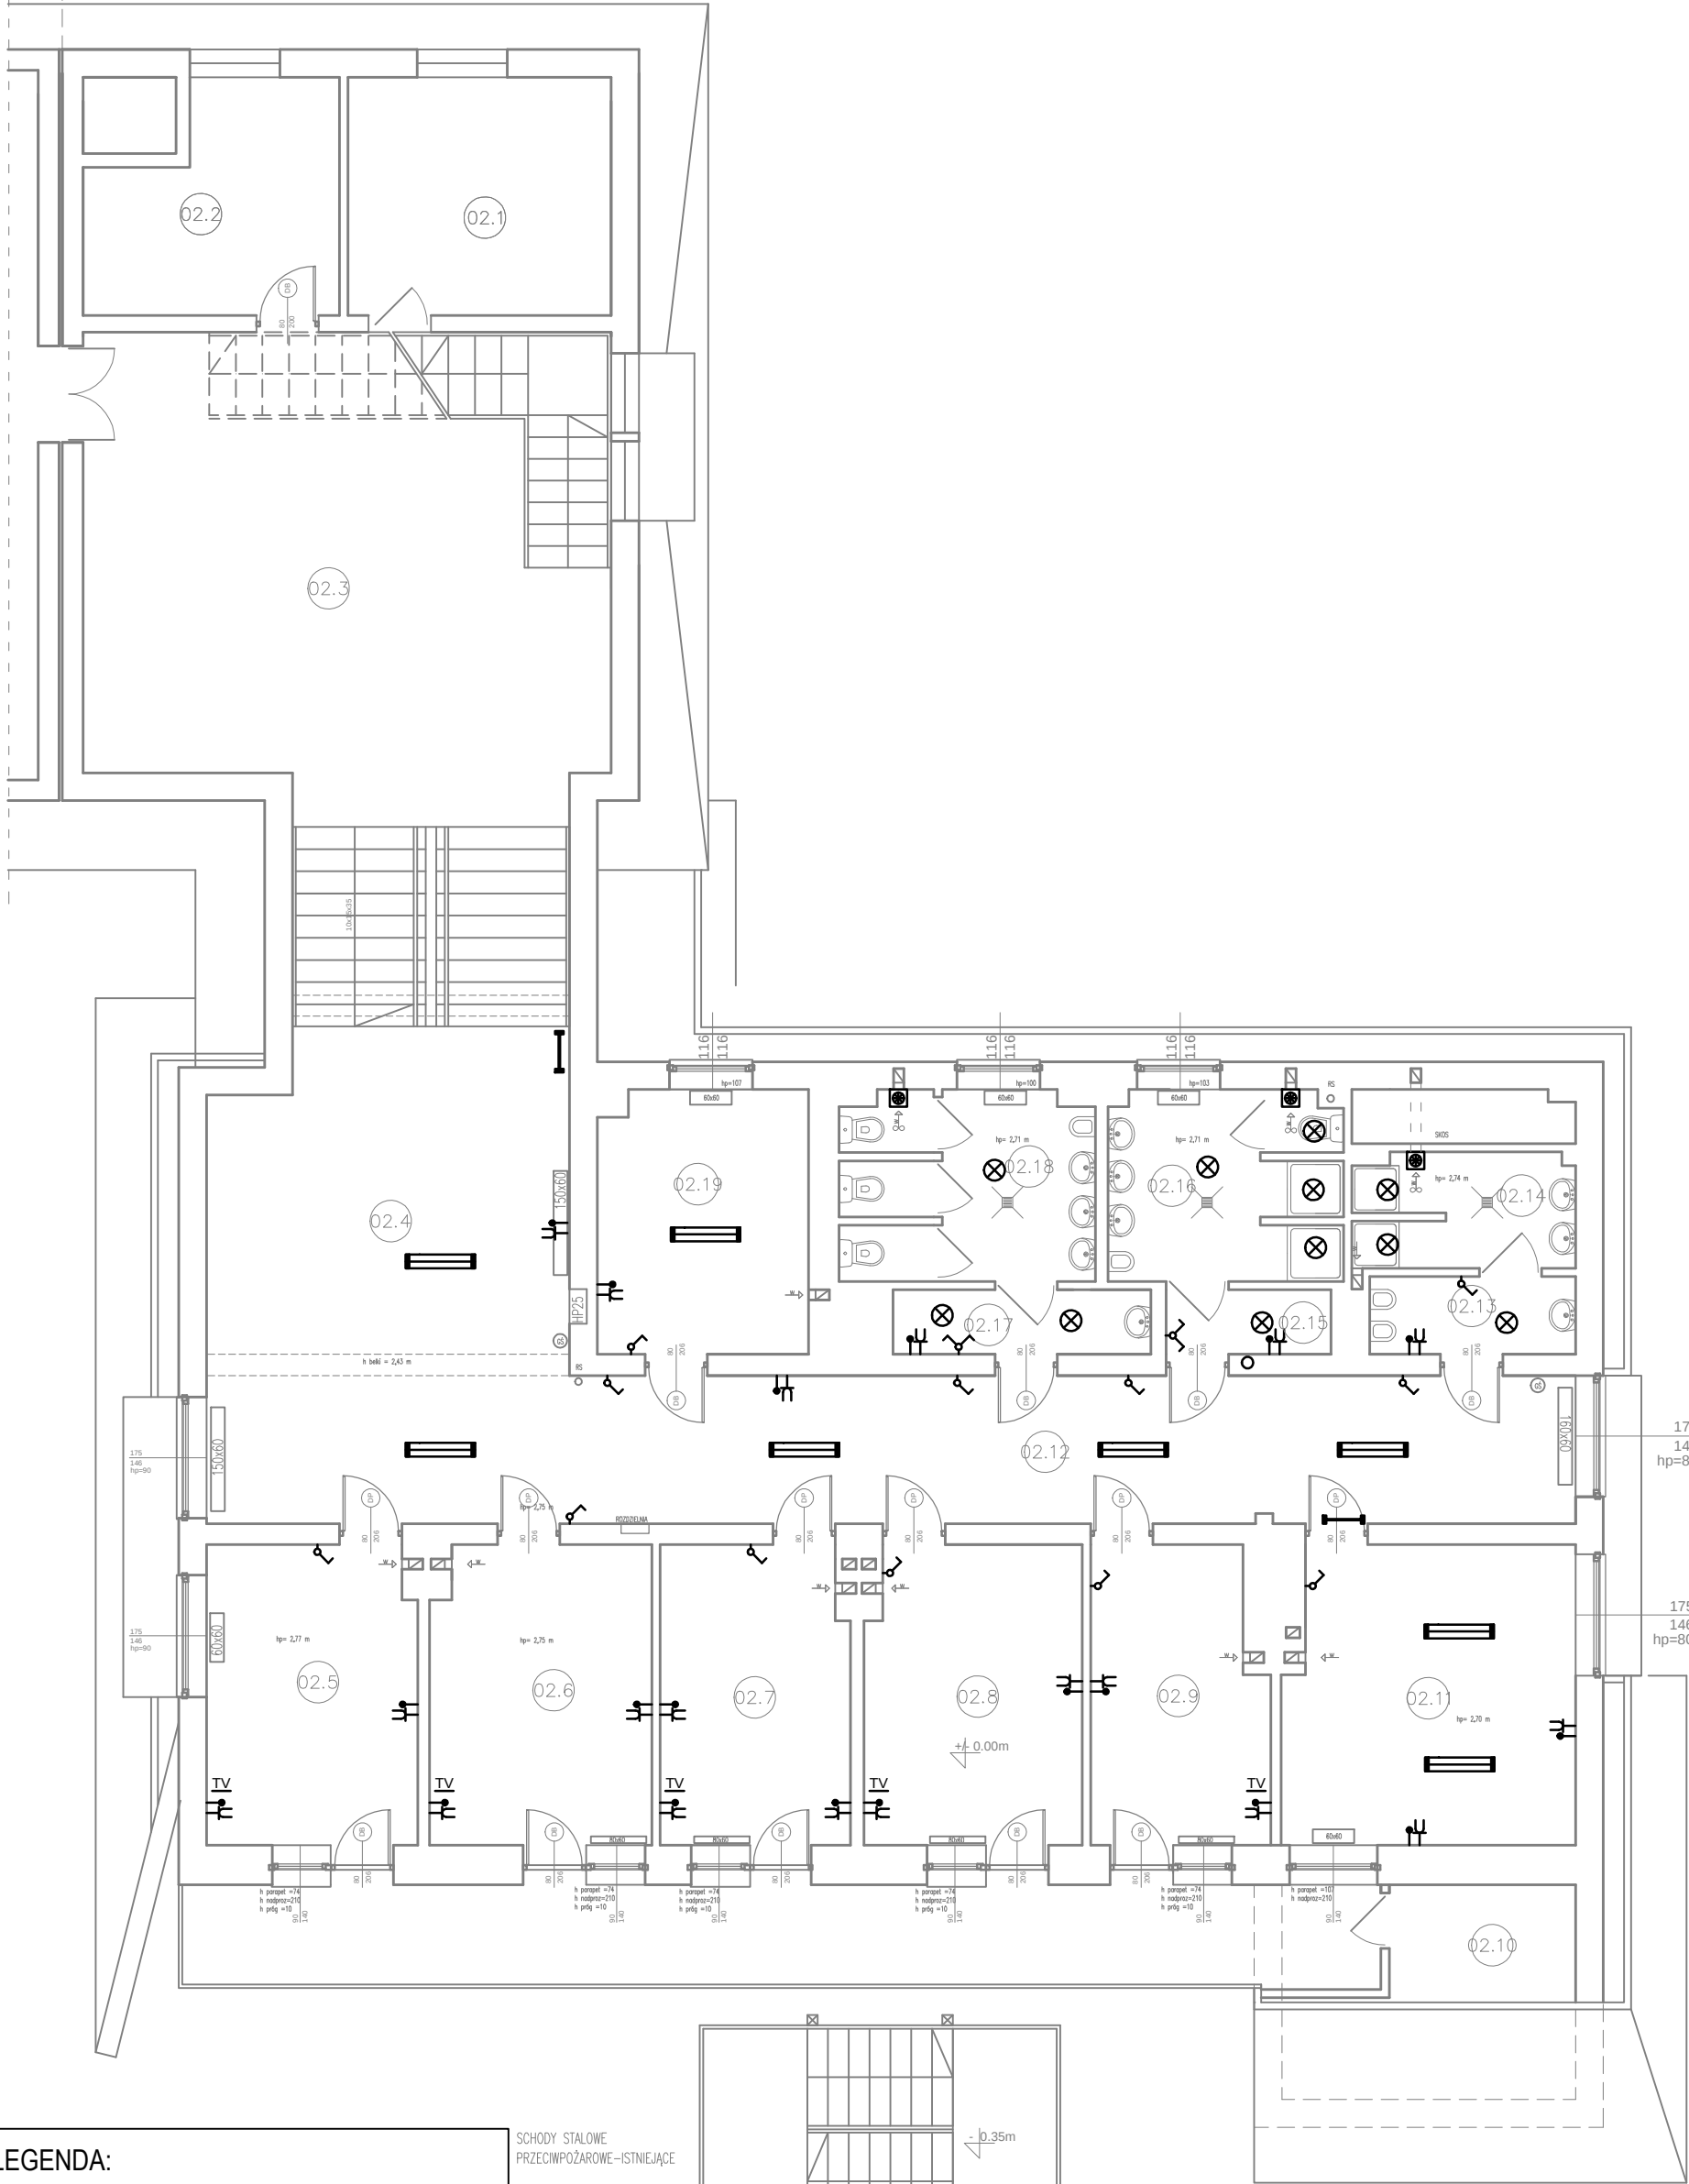

LEGENDA:

- LAMPY Z MODUŁEM OŚWIETLENIA AWARYJNEGO
- OPRAWA ŚWIETŁÓWKOWA
- OPRAWA
- PLAFONIERA
- WYŁĄCZNIK OŚWIETLENIA PODWÓJNY
- WYŁĄCZNIK OŚWIETLENIA POJEDYŃCZY
- WYŁĄCZNIK SCHODOWY OŚWIETLENIA
- GNIAZDO WTYKOWE 1-FAZOWE
- GNIAZDO WTYKOWE 3-FAZOWE
- WENTYLATOR ELEKTRYCZNY
- PUSZKA ELEKTRYCZNA

SCHODY STALOWE
PRZECIWPÓŻAROWE-ISTNIEJĄCE

OPRACOWAŁ
mgr inż. arch.
Wojciech Staszek

Temat rysunku: Elektryczne instalacje wewnętrzne - Rzut piętra - inwentaryzacja		Nr rysunku: 4.2	
Temat: Roboty budowlane polegające na modernizacji/ przebudowie budynku "Orle gniazdo" - odrębna część B - kondygnacja parter, piętro			
Adres: Sromowce Wyżne, dz. nr 670/1 obr. 0007			
Stadium: Projekt budowlany	Data: IV 2015	Skala: 1:100	Branża: Elektryczna
Inwestor: Szkolny Ośrodek Wypoczynkowy "Orle Gniazdo" 34-443 Sromowce Wyżne, ul. Nad Zalewem 7			
Projektował: mgr inż. Przemysław Stachoń Upr. MAP/0058/POOE/11			Podpis:
Sprawdził: mgr inż. Wacław Matkowiak Upr. GPA-7342-83/98			